


# 1. PATRO (M1:100)

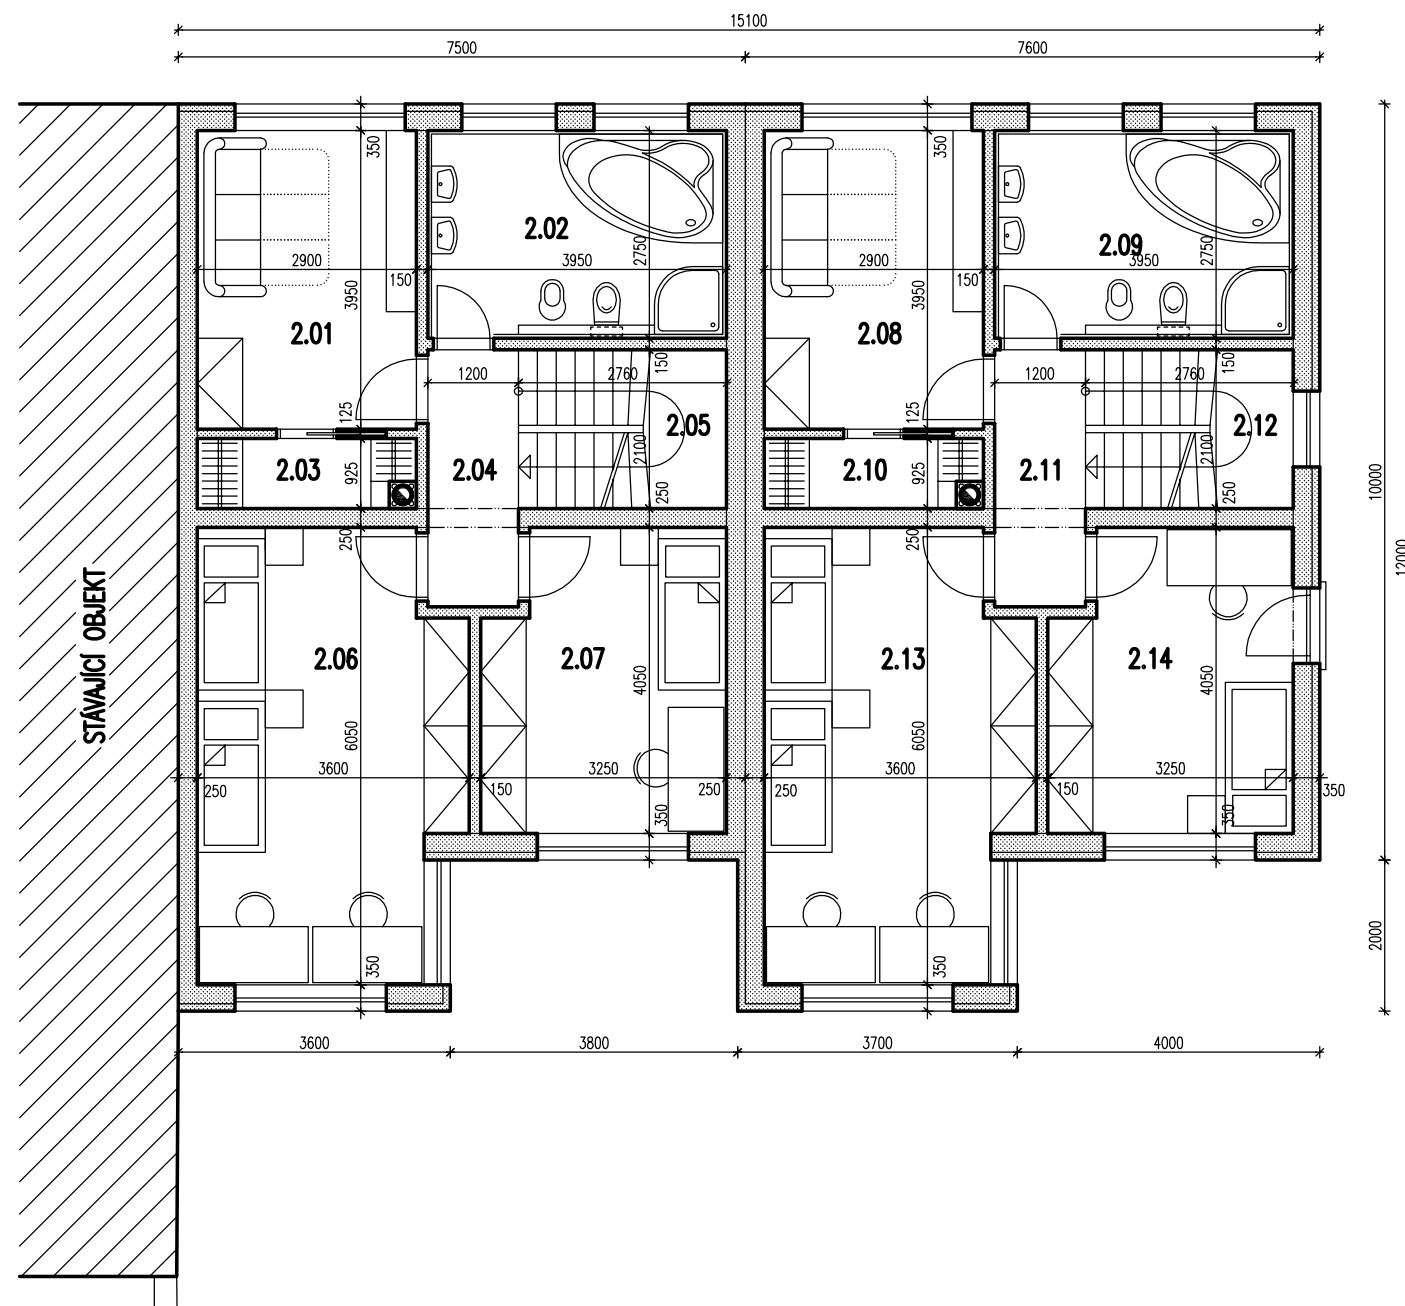

## LEGENDA MÍSTNOSTÍ

OZN.	ÚČEL	m <sup>2</sup>
2.01	POKOJ	11,46
2.02	KOUPELNA	10,86
2.03	ŠATNA	2,55
2.04	CHODBA	4,08
2.05	SCHODIŠTĚ	5,76
2.06	DĚTSKÝ POKOJ	19,74
2.07	DĚTSKÝ POKOJ	12,38
2.08	POKOJ	11,46
2.09	KOUPELNA	10,86
2.10	ŠATNA	2,55
2.11	CHODBA	4,08
2.12	SCHODIŠTĚ	5,76
2.13	DĚTSKÝ POKOJ	19,74
2.14	DĚTSKÝ POKOJ	12,38

Generální projektant



ARHITEA projekt s.r.o.  
ul. Čimická 149/83  
160 00 Praha 6 Dejvice  
tel/fax: 233338210 / 07  
info@arhitea.cz  
www.arhitea.cz

Obsah

## PŮDORYS PATRA

Odpovědný projektant:

Ing. arch. Věra Ottová

Navrhl:

Ing. arch. Věra Ottová

Zpracoval:

Ing. Tomáš Rejna

Formát:

2xA4

Datum:

09/2006

Měřítko:

1:100

Stupeň:

STUDIE

Datum:

S06-139

Č. výkr.:

04